




PRZEKRÓJ PODŁUŻNY A-A

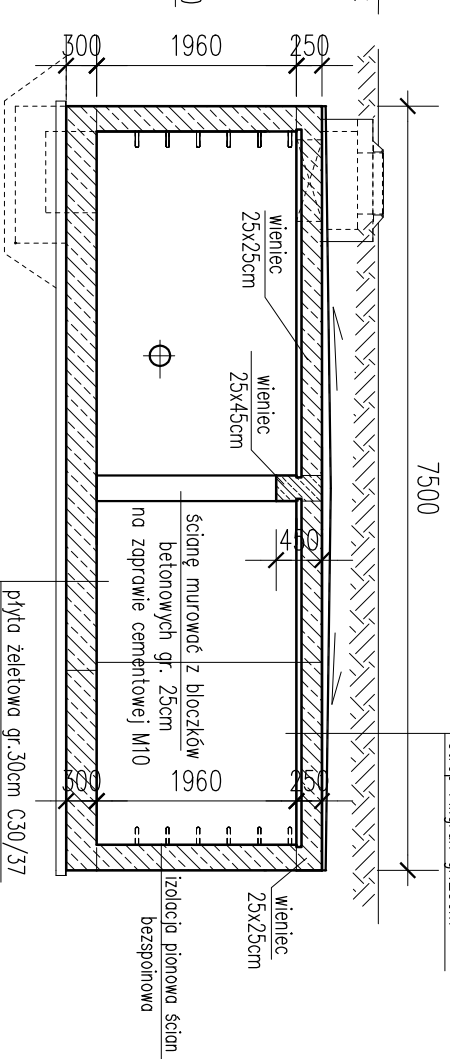

PRZEKRÓJ POPRZECZNY B-B

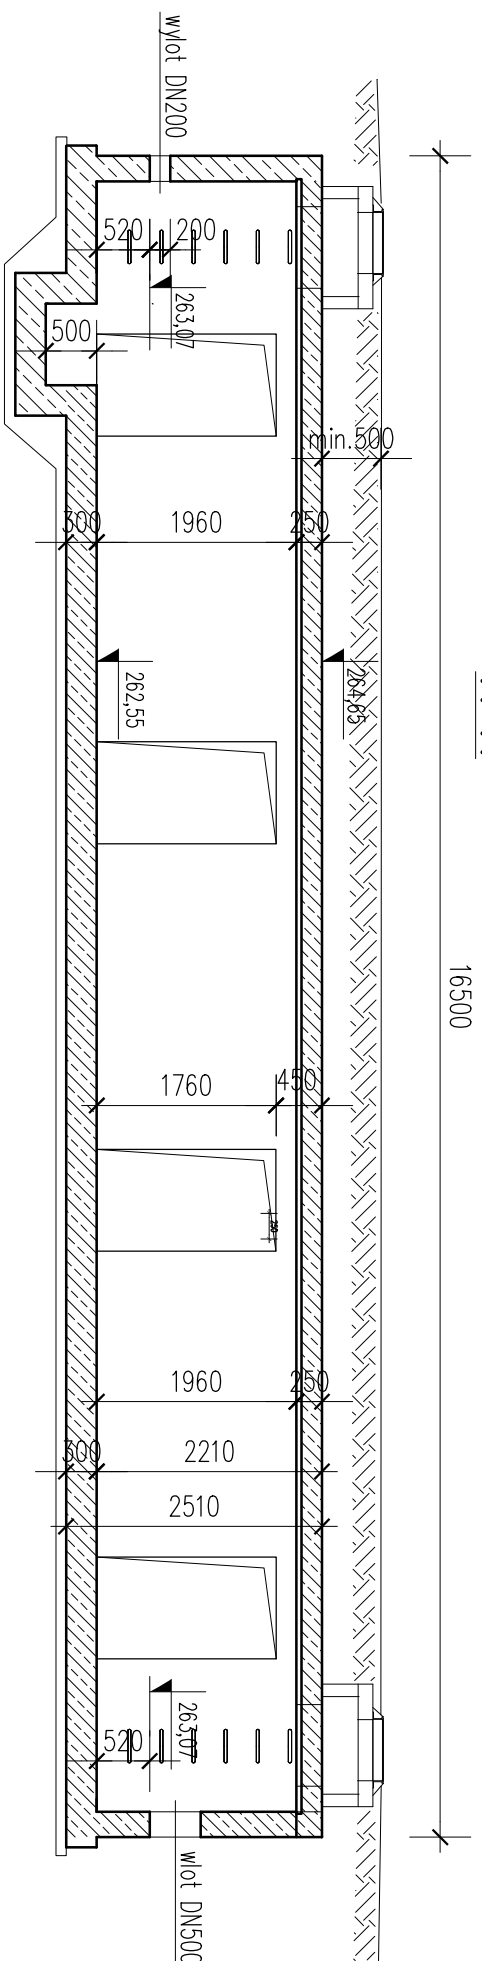

RZUT ŚCIAN ZBIORNIKA

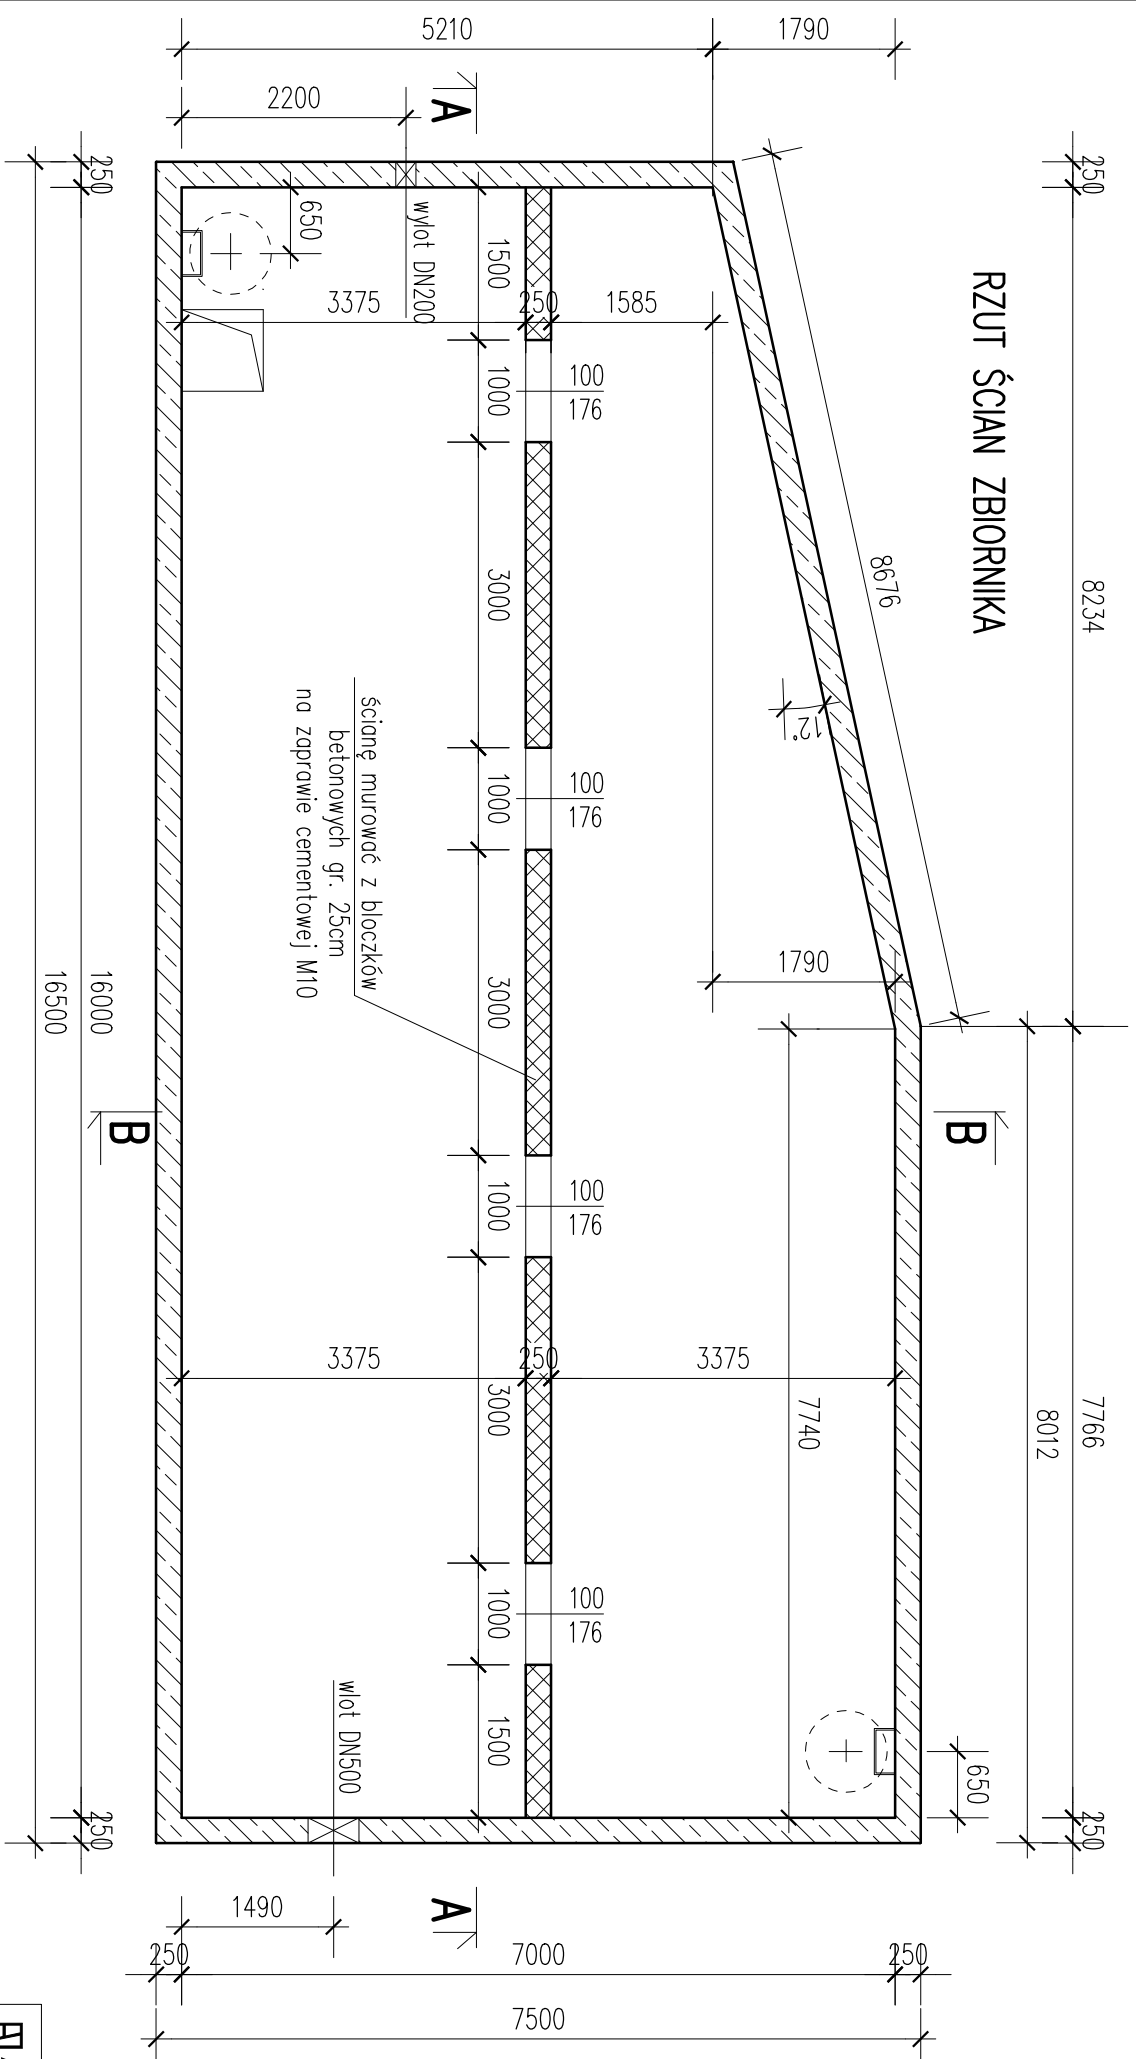



UWAGI

Rozpatrywać z projektem instalacji wod.- kan
Otulina zbrojenia od podłoża c=50mm,
pozostałe c=30mm

Wykaz stali nr 1

BETON	C30/37
STAL	A-III
	A-0

 ARCHITEKCI MR	
PROJEKT WYKONAWCY KONSTRUKCJI	
NAZWA OBIEKTU BUDOWLANEGO	PROJEKT ZESPÓŁU 4 BUDYNKÓW INTELIGENTNYCH Z GAZĄ IAMI PODEMIANYMI ZAOSRODOKOWANIEM TERENU ORAZ INSTALACJAMI WIĘKNETRZYNNYMI ZEWNĘTRZNYMI BEDZIN UL. POLNA
TYTUŁ RYSUNKU	Zbiornik retencyjny rysunek szalunkowy
PROJEKTANT NR.UPR.BUD.	mgr inż. Dariusz Zarębski
SPRAWDZAJĄCY NR.UPR.BUD.	nr upr. budowl.103/94 mgr inż. Jacek Biernot nr upr. budowl. 361 /02
SKALA 1:75	DATA 11.2025
PODPIS 	K1
PODPIS 